





ARCHIVO GENERAL DE LA NACIÓN

Nombre de proyecto: Sede regional Norte del Archivo General de la Nación

Dirección de obra: AGN

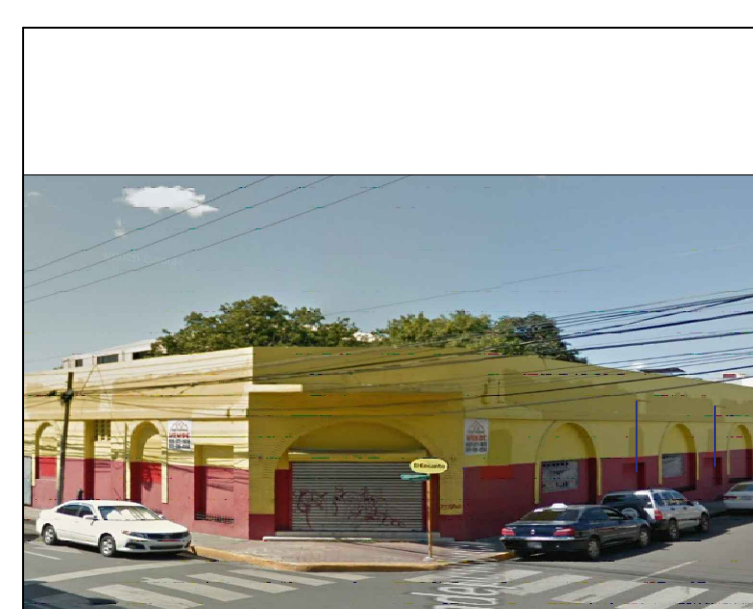

Dirección física: Calle Independencia 39-55, Santiago De Los Caballeros

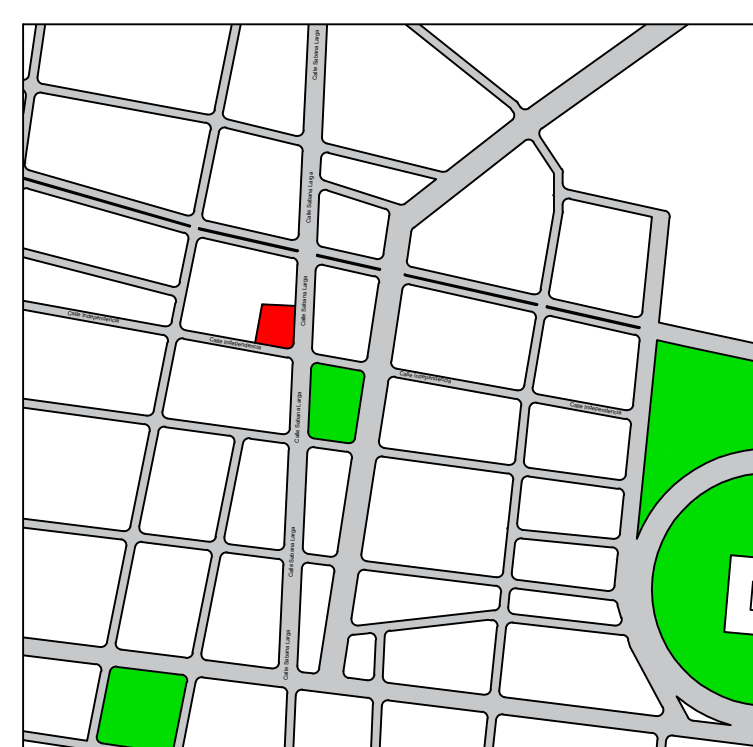


Instalaciones eléctricas Acometida principal

Escala: 1:150

Fecha: 2021

Número página: 11 / 13

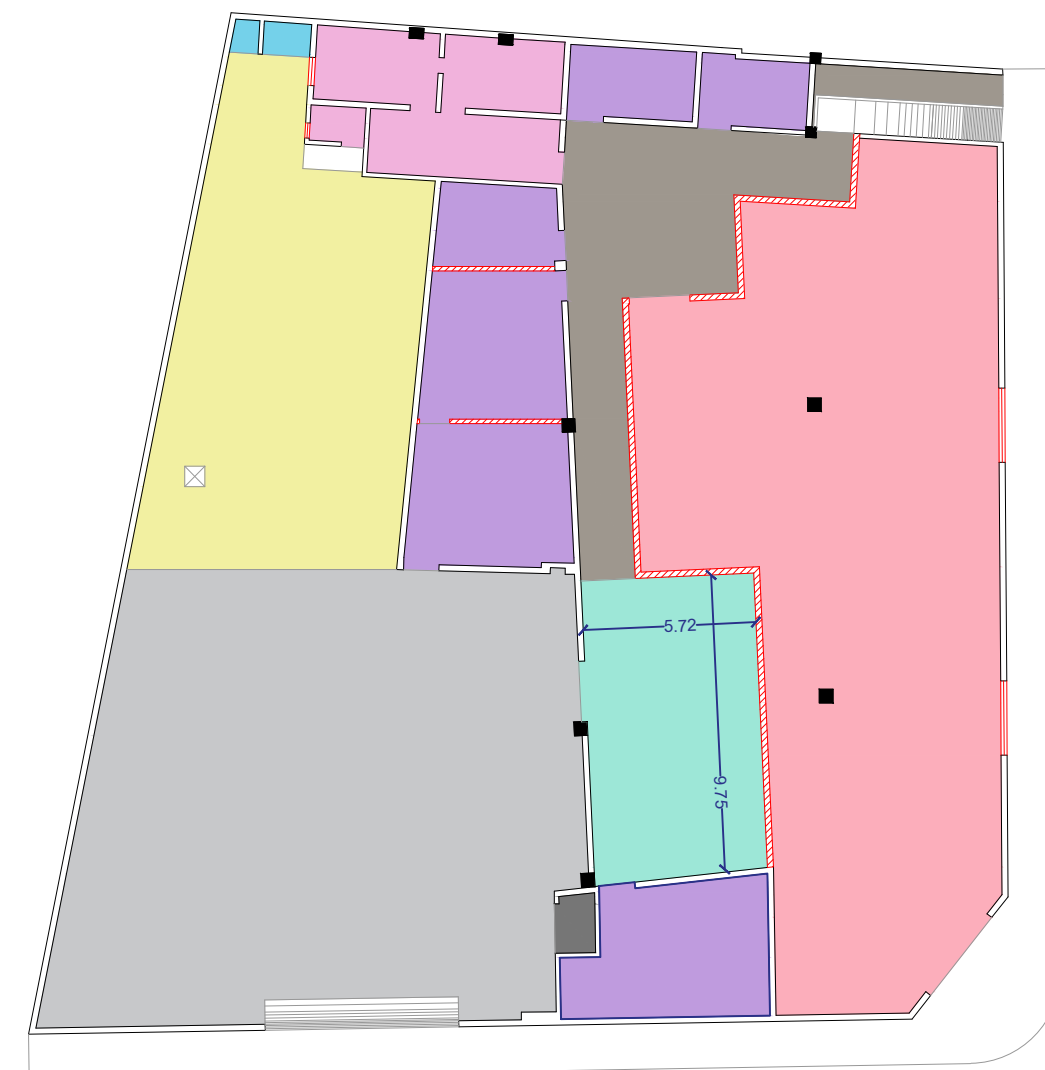

PLANTA DE ACOMETIDA PRINCIPAL




- Legend for symbols: Parques, Baños, Consultas, Patio, Areas administrativas, Bomba de agua, Vestíbulo - circulación, Data o redes, Depósito

LEYENDA

Table with 3 columns: Símbolo, Descripción, and Altura. Lists various electrical symbols and their heights.

Summary table for Panel Acometida Principal: Panel: PBP (Panel Board Principal), Lugar: CUARTO ELECTRICO, Espacios: 12, BARRA: 250 Amps, Voltaje: 120/240 Vac, Polos: 2, MAN BREAKER: 200A / 2 Polos.

DIAGRAMA UNIFILAR PROPUESTO NO ESCALA

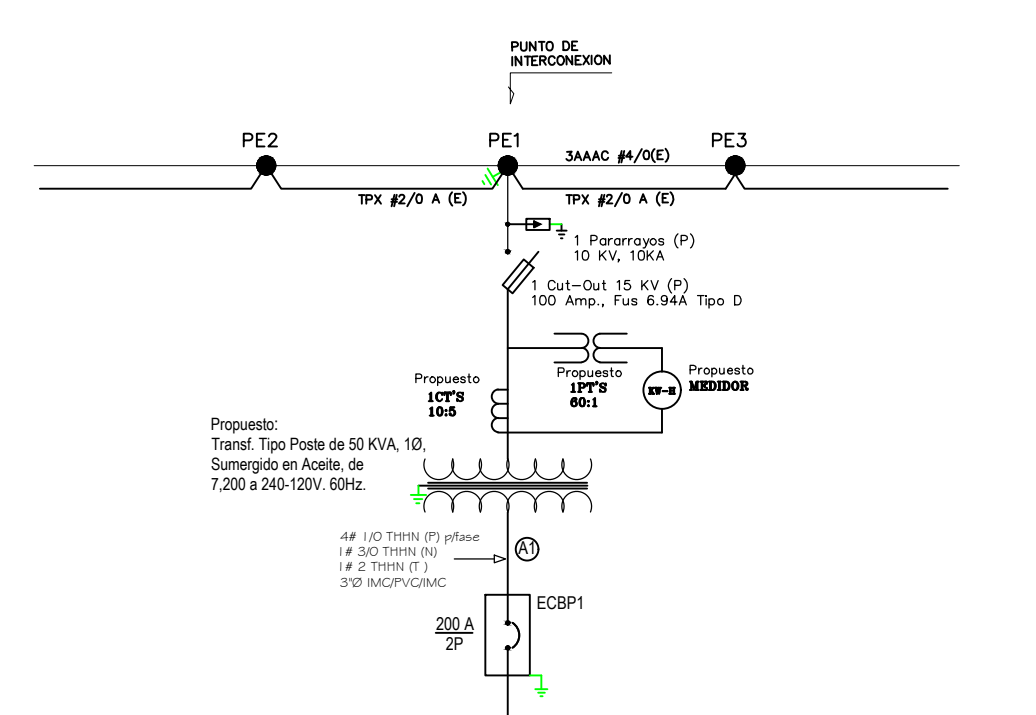

Calculo del transformador table showing load calculations for lighting, three-phase loads, UPS, and maximum demand, leading to a transformer selection of 50.00 kVA.

Tabla de Alimentadores y Caída de Tensión table with columns for route, load, voltage, current, conductor length, and voltage drop percentage for various circuit segments.

